

ROYAUME DU MAROC

WILAYA DE LA REGION FES-MEKNES
PROVINCE IFRANE
COMMUNE URBAINE D'IFRANE

MAITRISE D'OUVRAGE

OFFICE DE FORMATION PROFESSIONNELLE ET DE
LA PROMOTION DE TRAVAIL

PROJET

CONSTRUCTION DU CENTRE D'ESTIVAGE ET DE LA
FORMATION CONTINUE DES CADRES DE L'OFPPPT À
IFRANE

MAITRISE D'OEUVRE

LOUMRHARI EL RHALI - Architecte D.P.L.G. - Urbaniste
ADRESSE: 4, RUE ACCRA -V.N. MEKNES
TEL : 05-35 -52 -10 -28 FAX - 05-35 -52 -41 -16

ELECTRICITE

AXIOM ENGINEERING

INGÉNIERIE BTP, CONSEIL, EXPERTISE



275,Boulevard Zerkouni, Casablanca
Tél : 0522 09 05 21
Fax : 0522 09 05 16
axiom.bet@gmail.com

T.F	ECHELLE 1:100	CODE AFFAIRE EL-20-103	DATE ../../..
PHASE : APS <input type="checkbox"/> APD <input checked="" type="checkbox"/> DCE <input type="checkbox"/> PE <input type="checkbox"/>			
INDICE	MODIFICATION		DATE
A	Version Initial		...
B
C
D
E
PLANS		SIGNATURE	
PLAN DE VIDÉOSURVEILLANCE			
Toutes les dimensions mentionnées sur le plan sont à vérifier par l'entrepreneur.		PLAN N° 01	

Légende



Caméra de surveillance d'intérieur IP objectif
fixe mini dôme Intérieure



Caméra de surveillance mini dôme IP Extérieure



Enregistreur




Moniteur




Comande




Bloc d'alimentation

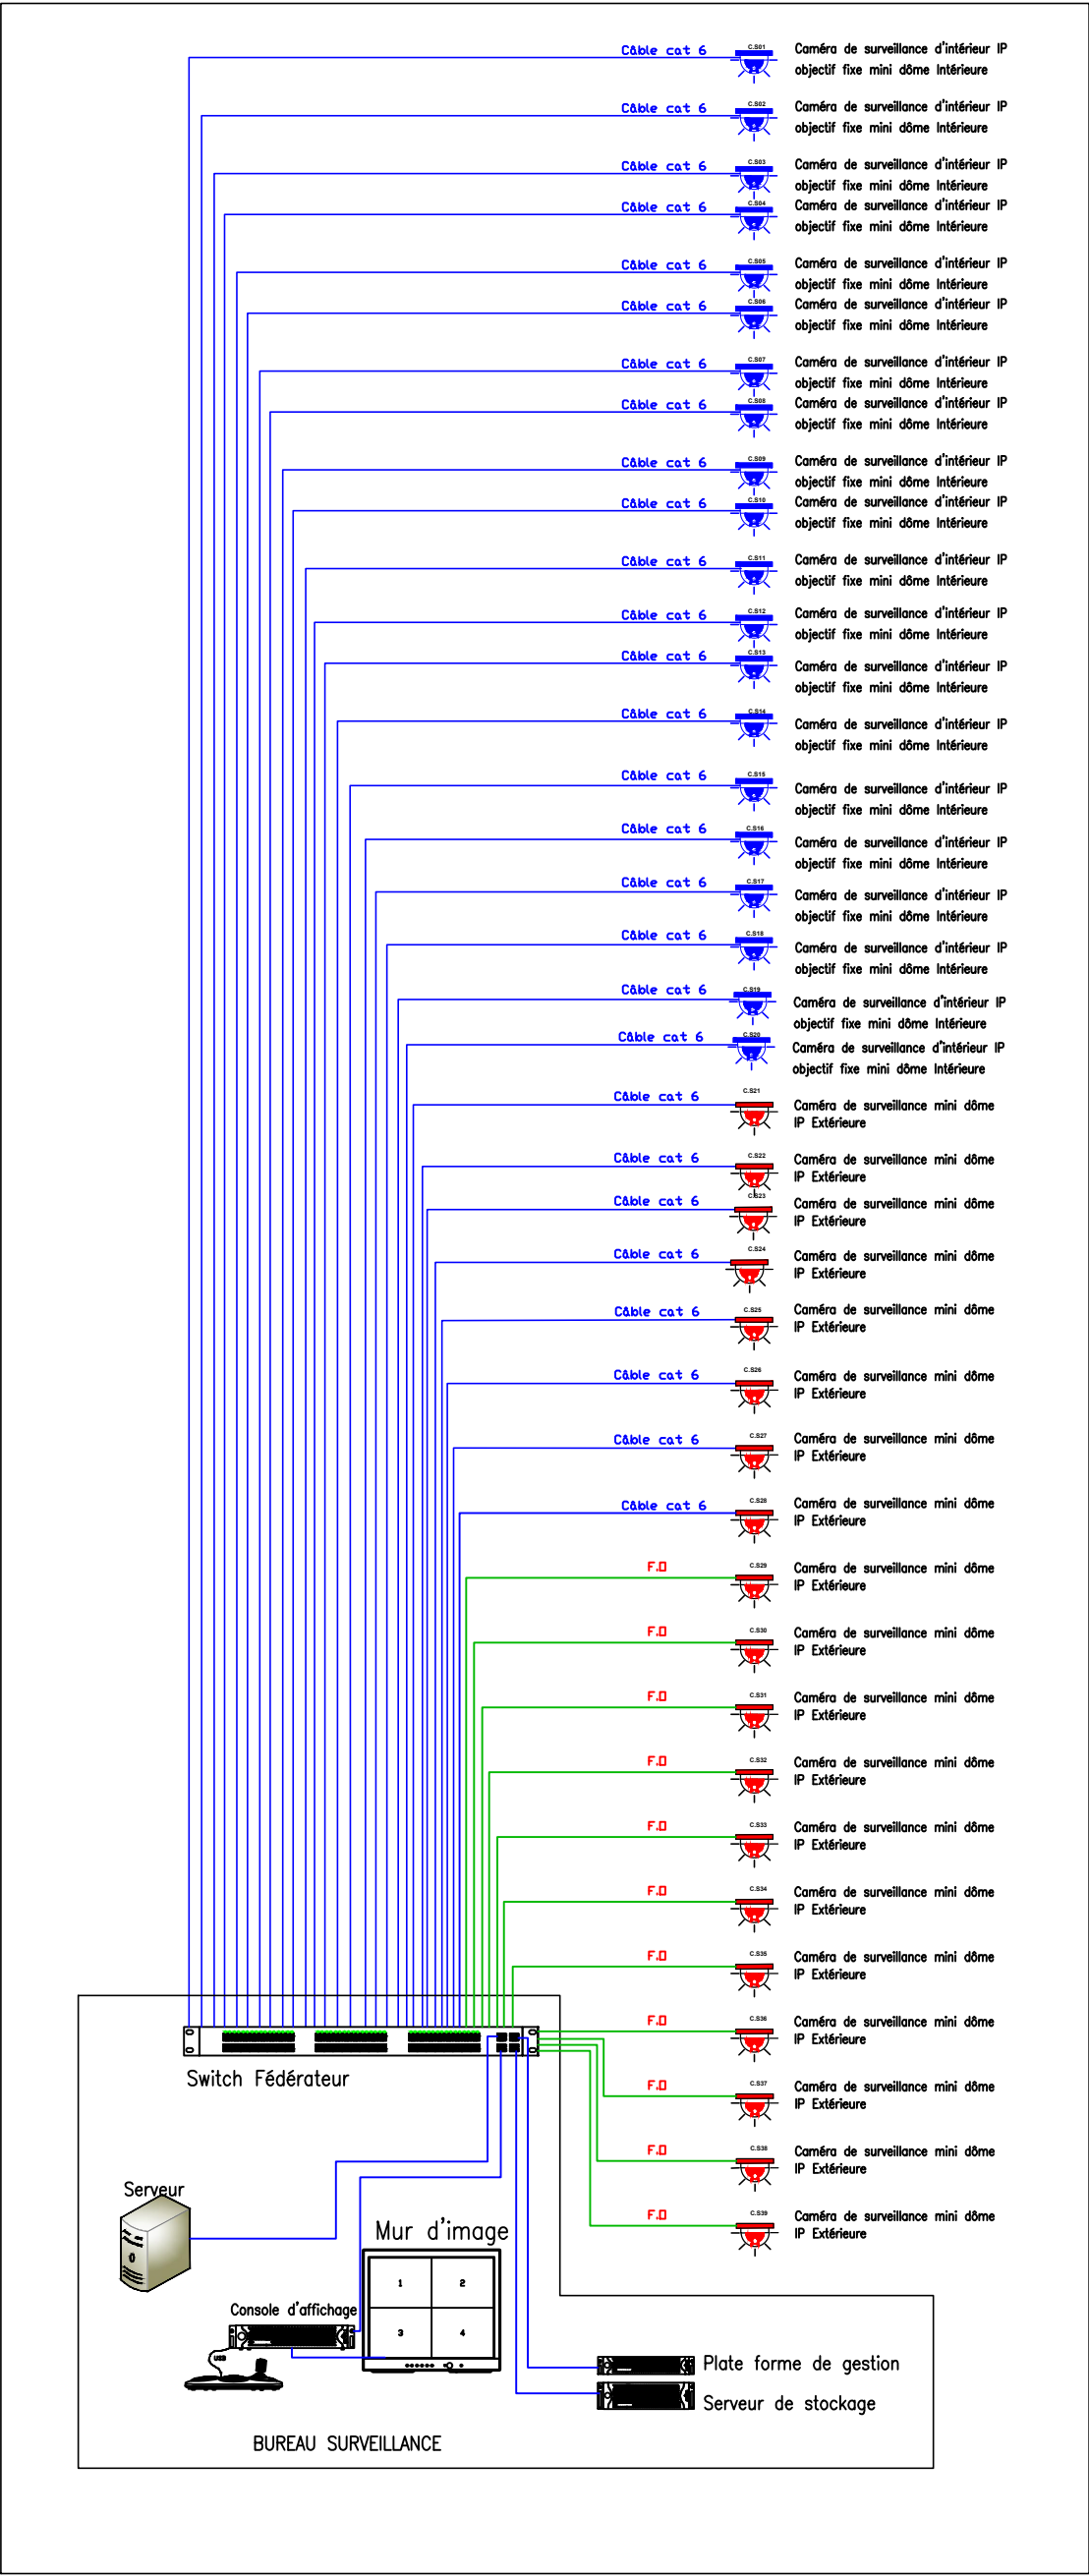


SCHEMA SYNOPTIQUE

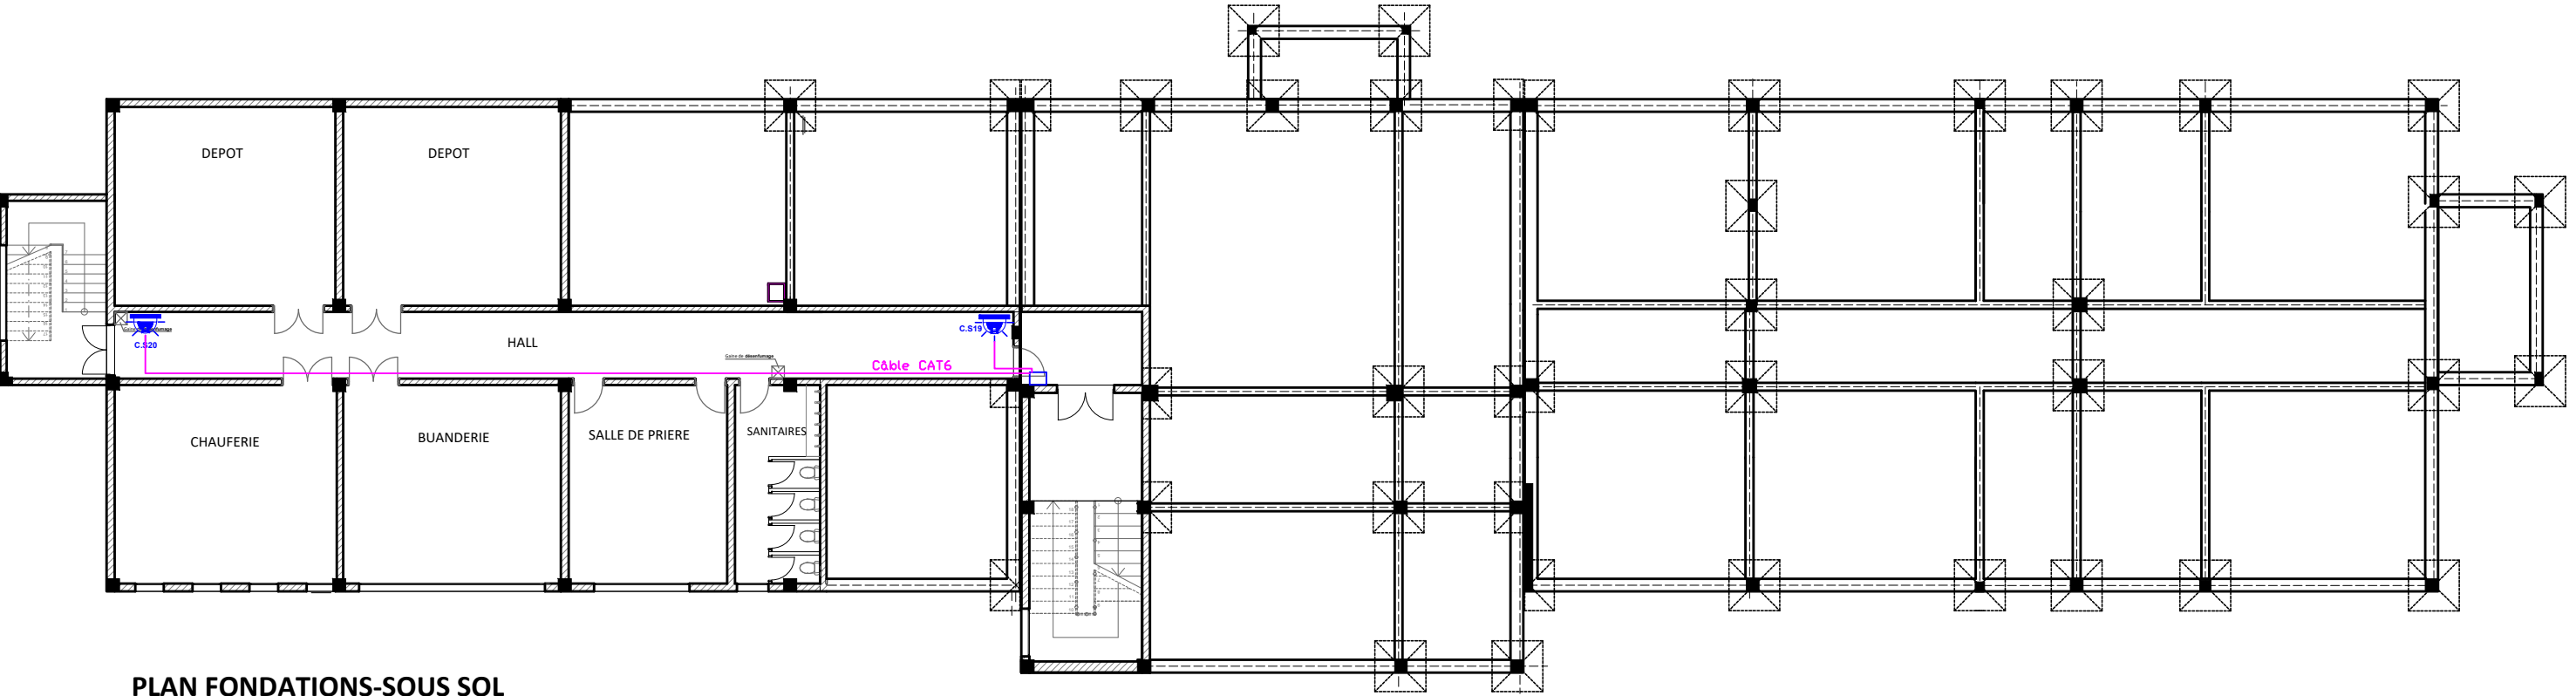

PLAN FONDATIONS-SOUS SOL

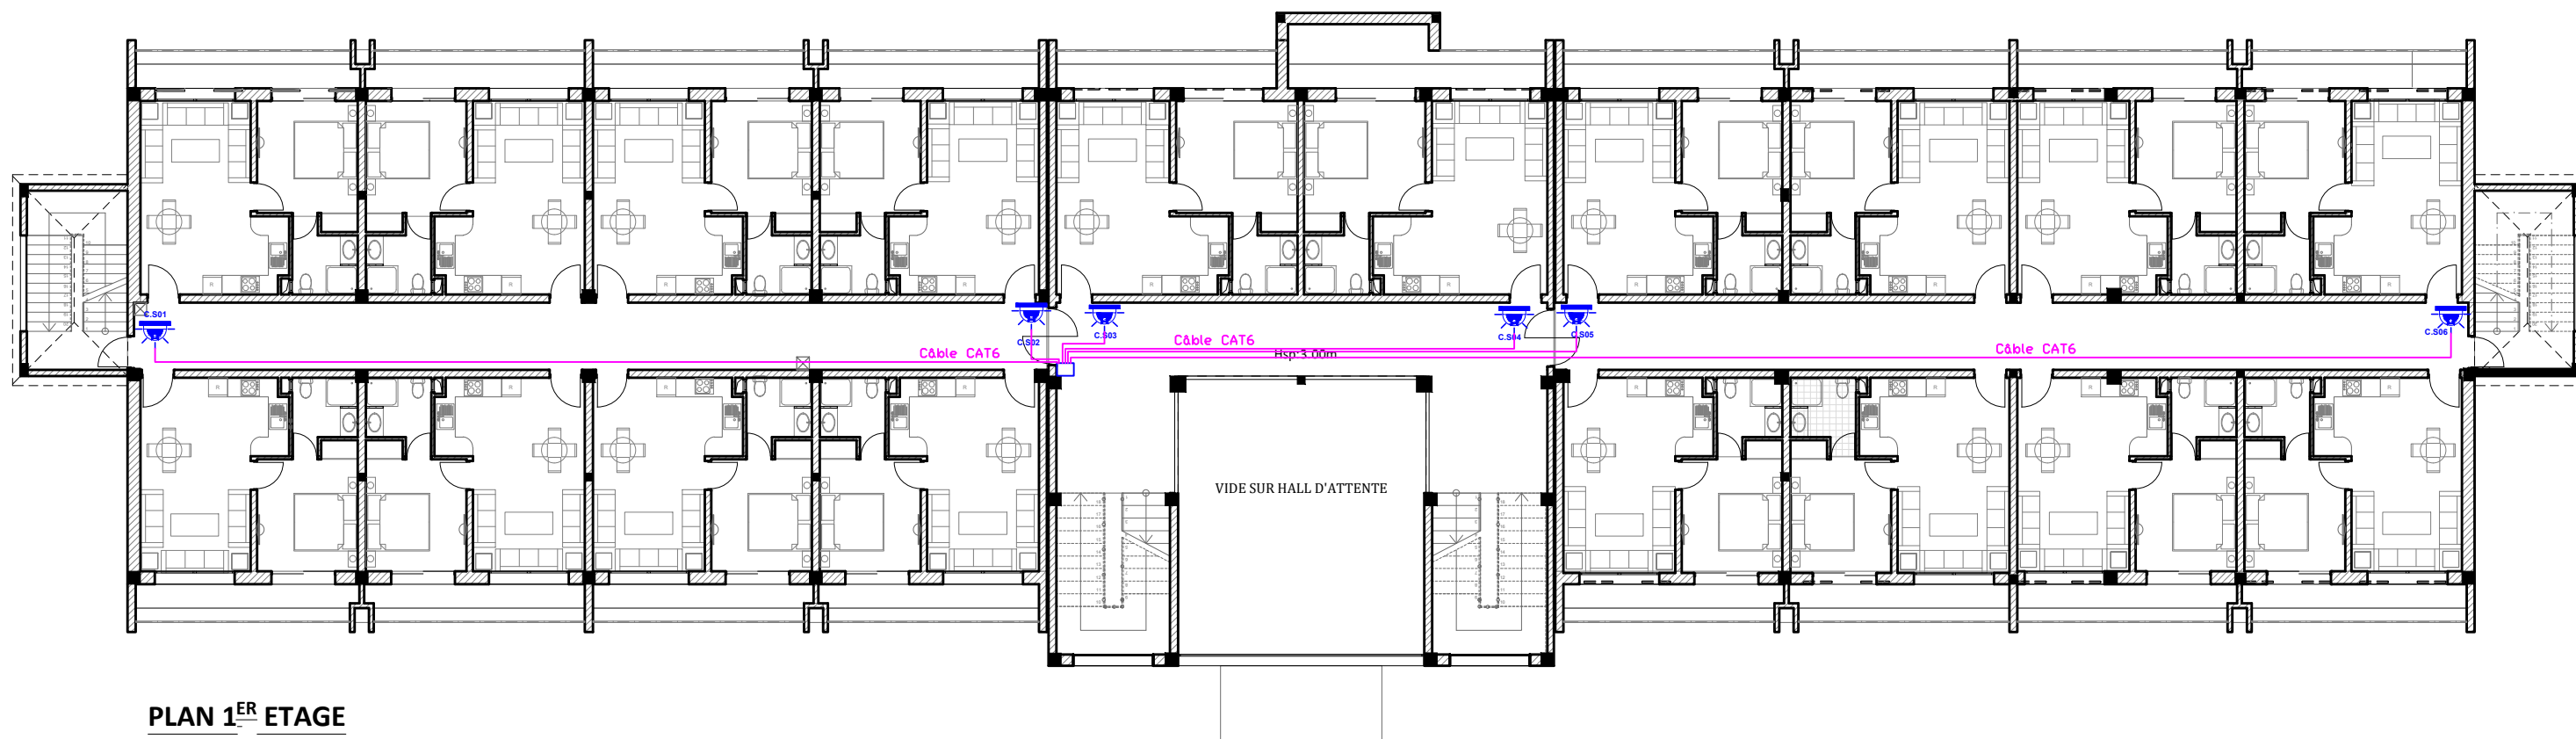

PLAN 1^{ER} ETAGE

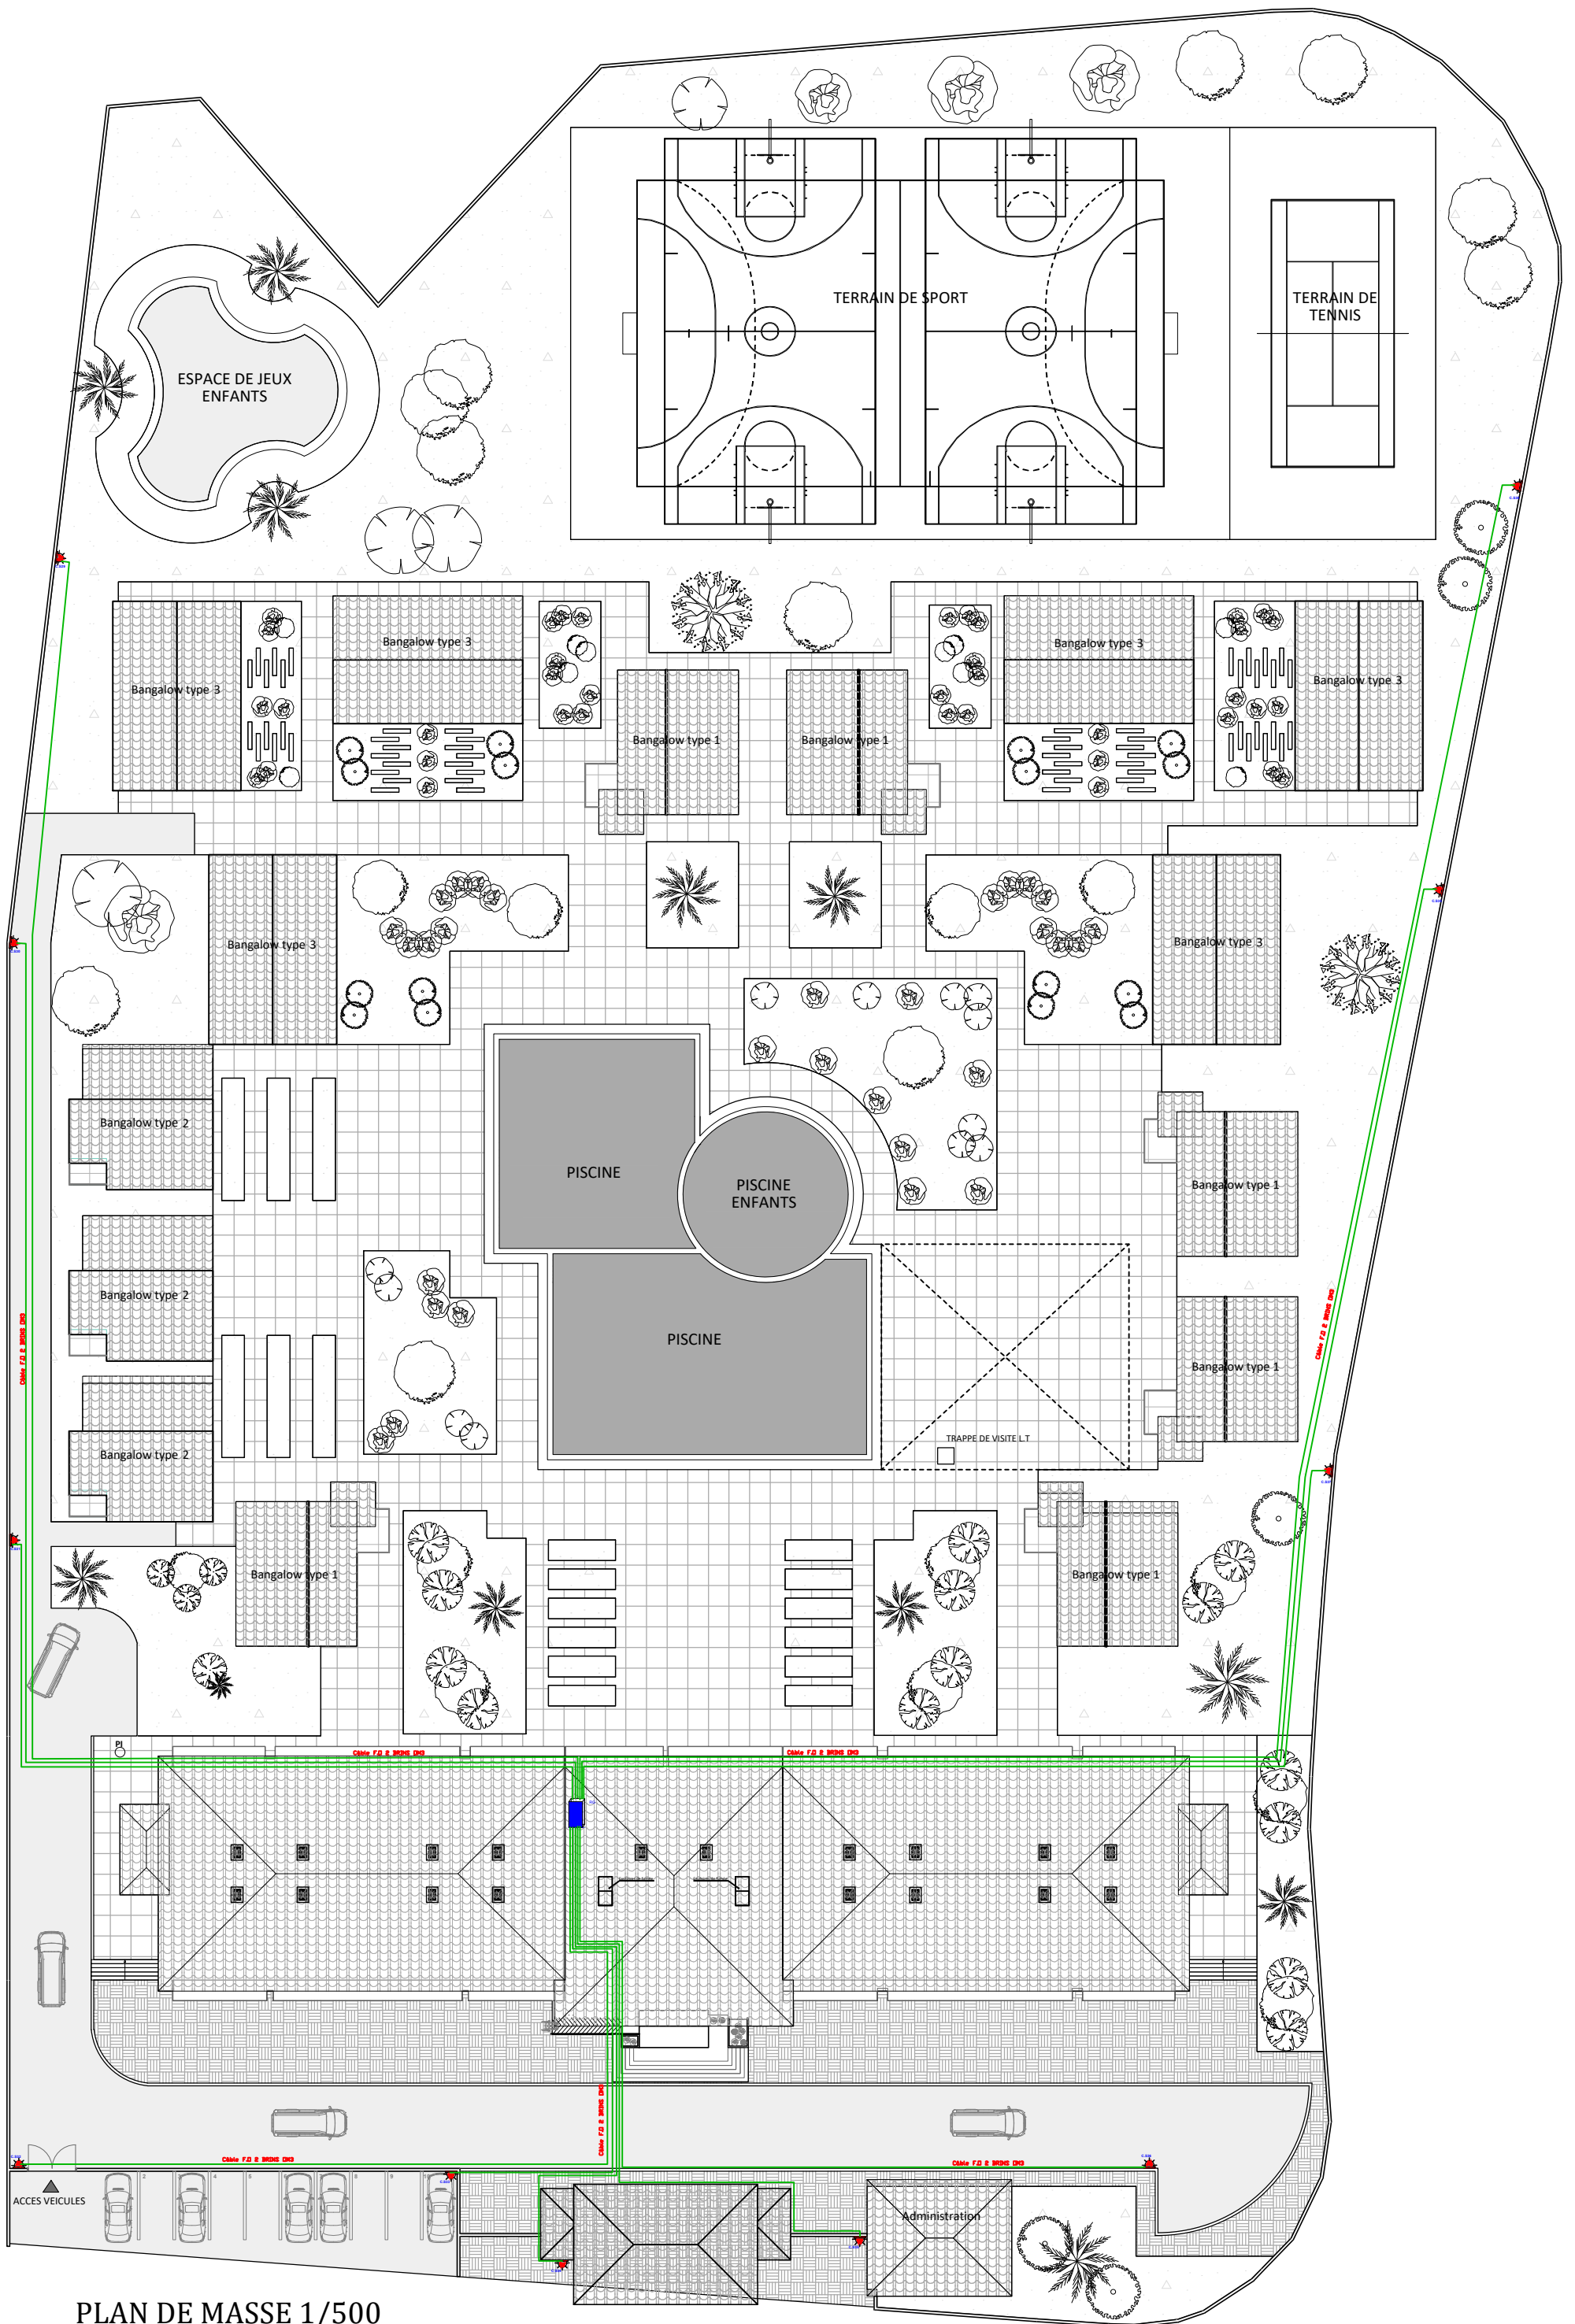

PLAN DE MASSE 1/500