

ROYAUME DU MAROC

WILAYA DE LA REGION FES-MEKNES  
PROVINCE IFRANE  
COMMUNE URBAINE D'IFRANE

MAITRISE D'OUVRAGE

OFFICE DE FORMATION PROFESSIONNELLE ET DE  
LA PROMOTION DE TRAVAIL

PROJET

CONSTRUCTION DU CENTRE D'ESTIVAGE ET DE LA  
FORMATION CONTINUE DES CADRES DE L'OFPT À  
IFRANE


MAITRISE D'OEUVRE

LOUMRHARI EL RHALI - Architecte D.P.L.G. - Urbaniste  
ADRESSE: 4, RUE ACCRA -V.N. MEKNES  
TEL : 05-35 -52 -10 -28 FAX - 05-35 -52 -41 -16

ELECTRICITE

AXIOM ENGINEERING


INGÉNIERIE BTP, CONSEIL, EXPERTISE

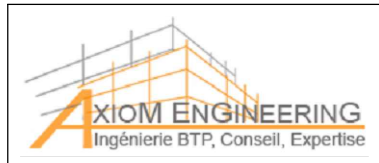

275,Boulevard Zerktouni, Casablanca  
Tél : 0522 09 05 21  
Fax : 0522 09 05 16  
axiom.bet@gmail.com


T.F .....	ECHELLE 1:100	CODE AFFAIRE EL-20-103	DATE ../../..
PHASE : APS <input type="checkbox"/> APD <input checked="" type="checkbox"/> DCE <input type="checkbox"/> PE <input type="checkbox"/>			
INDICE	MODIFICATION		DATE
A	Version Initial		...
B	...		...
C	...		...
D	...		...
E	...		...
PLANS		SIGNATURE	
PASSAGE DE CABLES			
Toutes les dimensions mentionnées sur le plan sont à vérifier par l'entrepreneur.		PLAN N° 05	

Détail tranchées normales

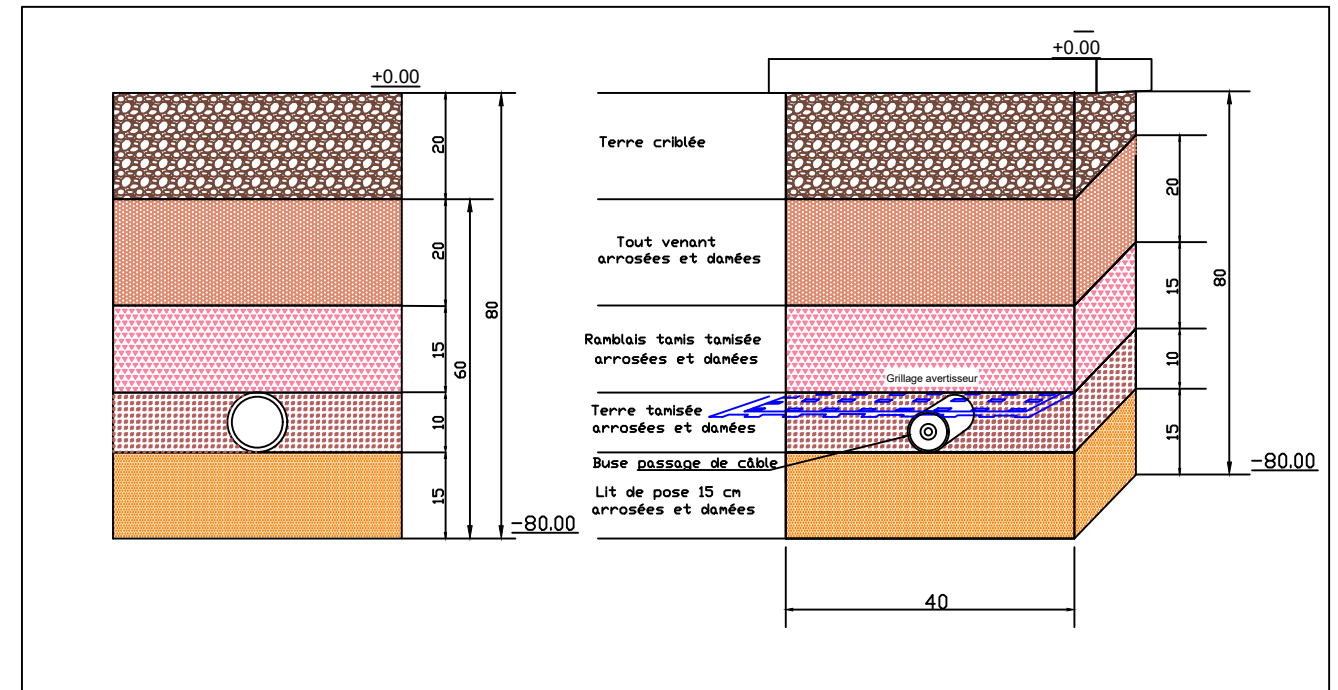


Légende


	Regard d'électricité 800x800
	Regard d'électricité 500x500
	Passage de câbles ( busesØ160 )
	Passage de câbles ( busesØ75)
	Chemin de câble 95/63
	Chemin de câble 215/63
	Chemin de câble 365/63
	Tableau electrique

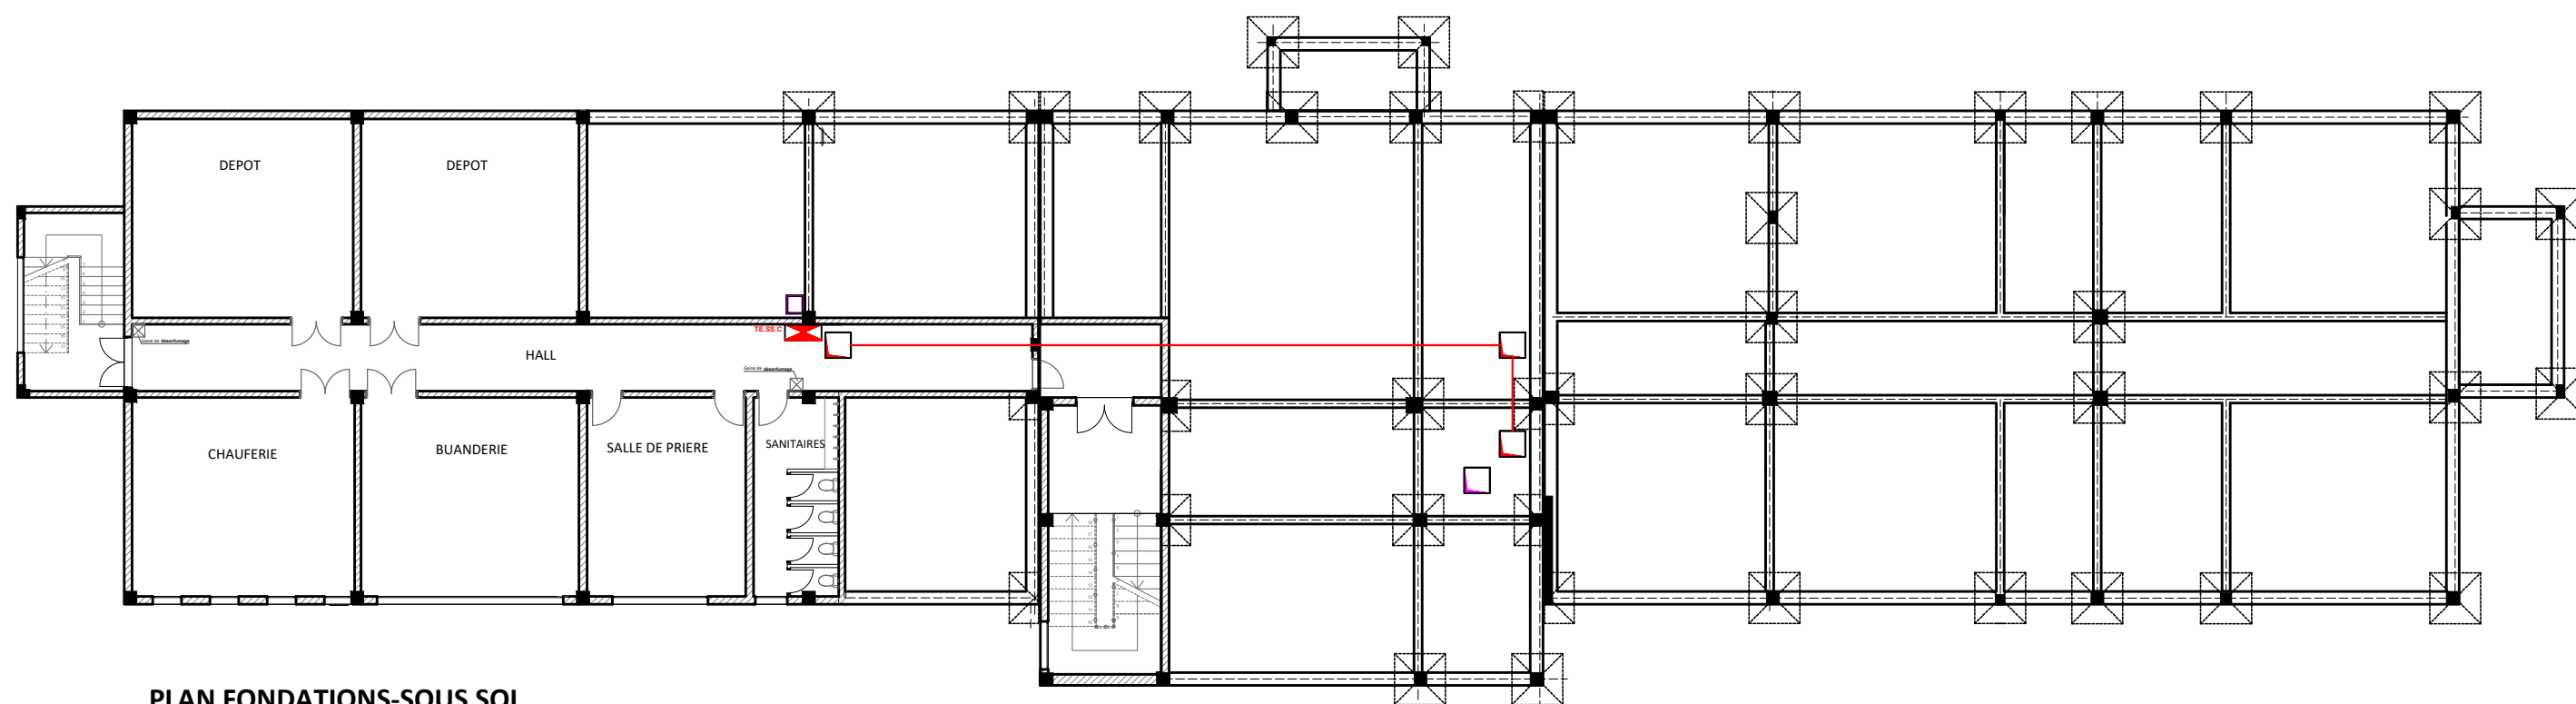

**PLAN FONDATIONS-SOUS SOL**

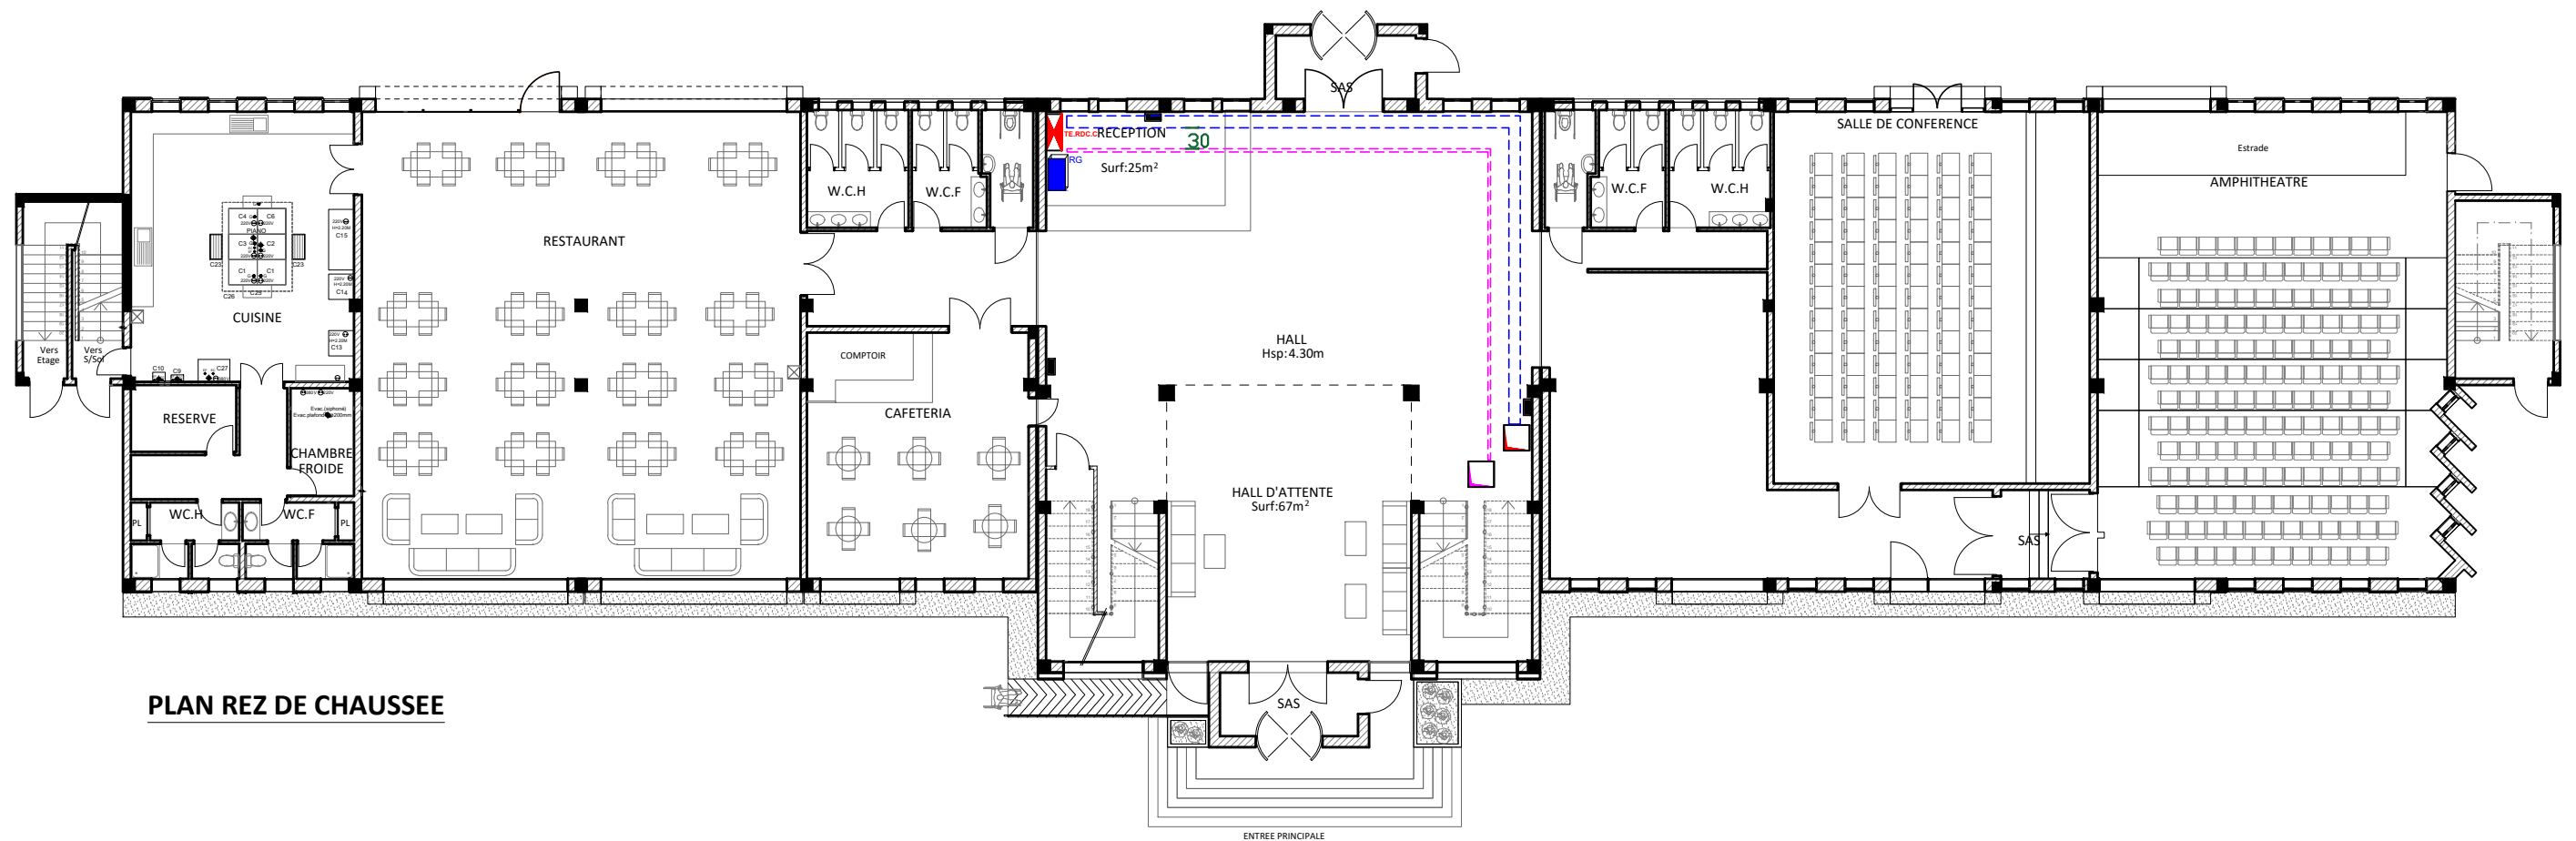


**PLAN REZ DE CHAUSSEE**

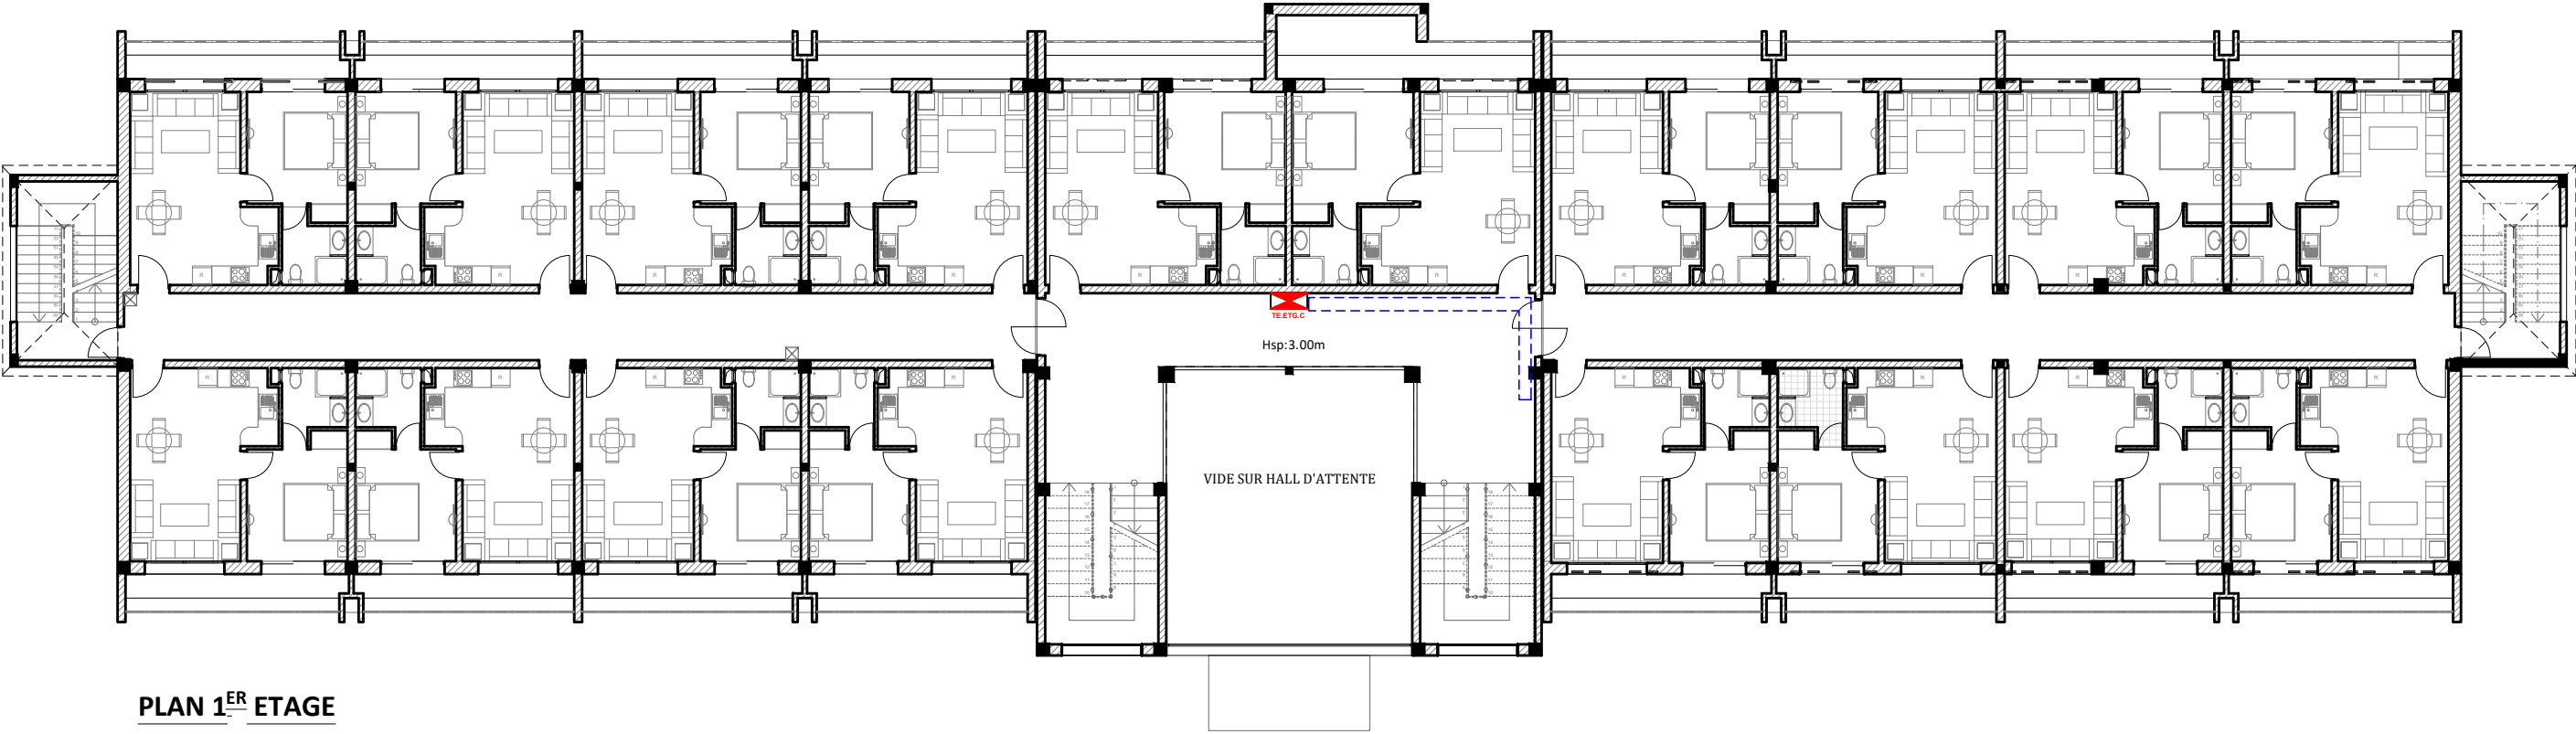

PLAN 1<sup>ER</sup> ETAGE



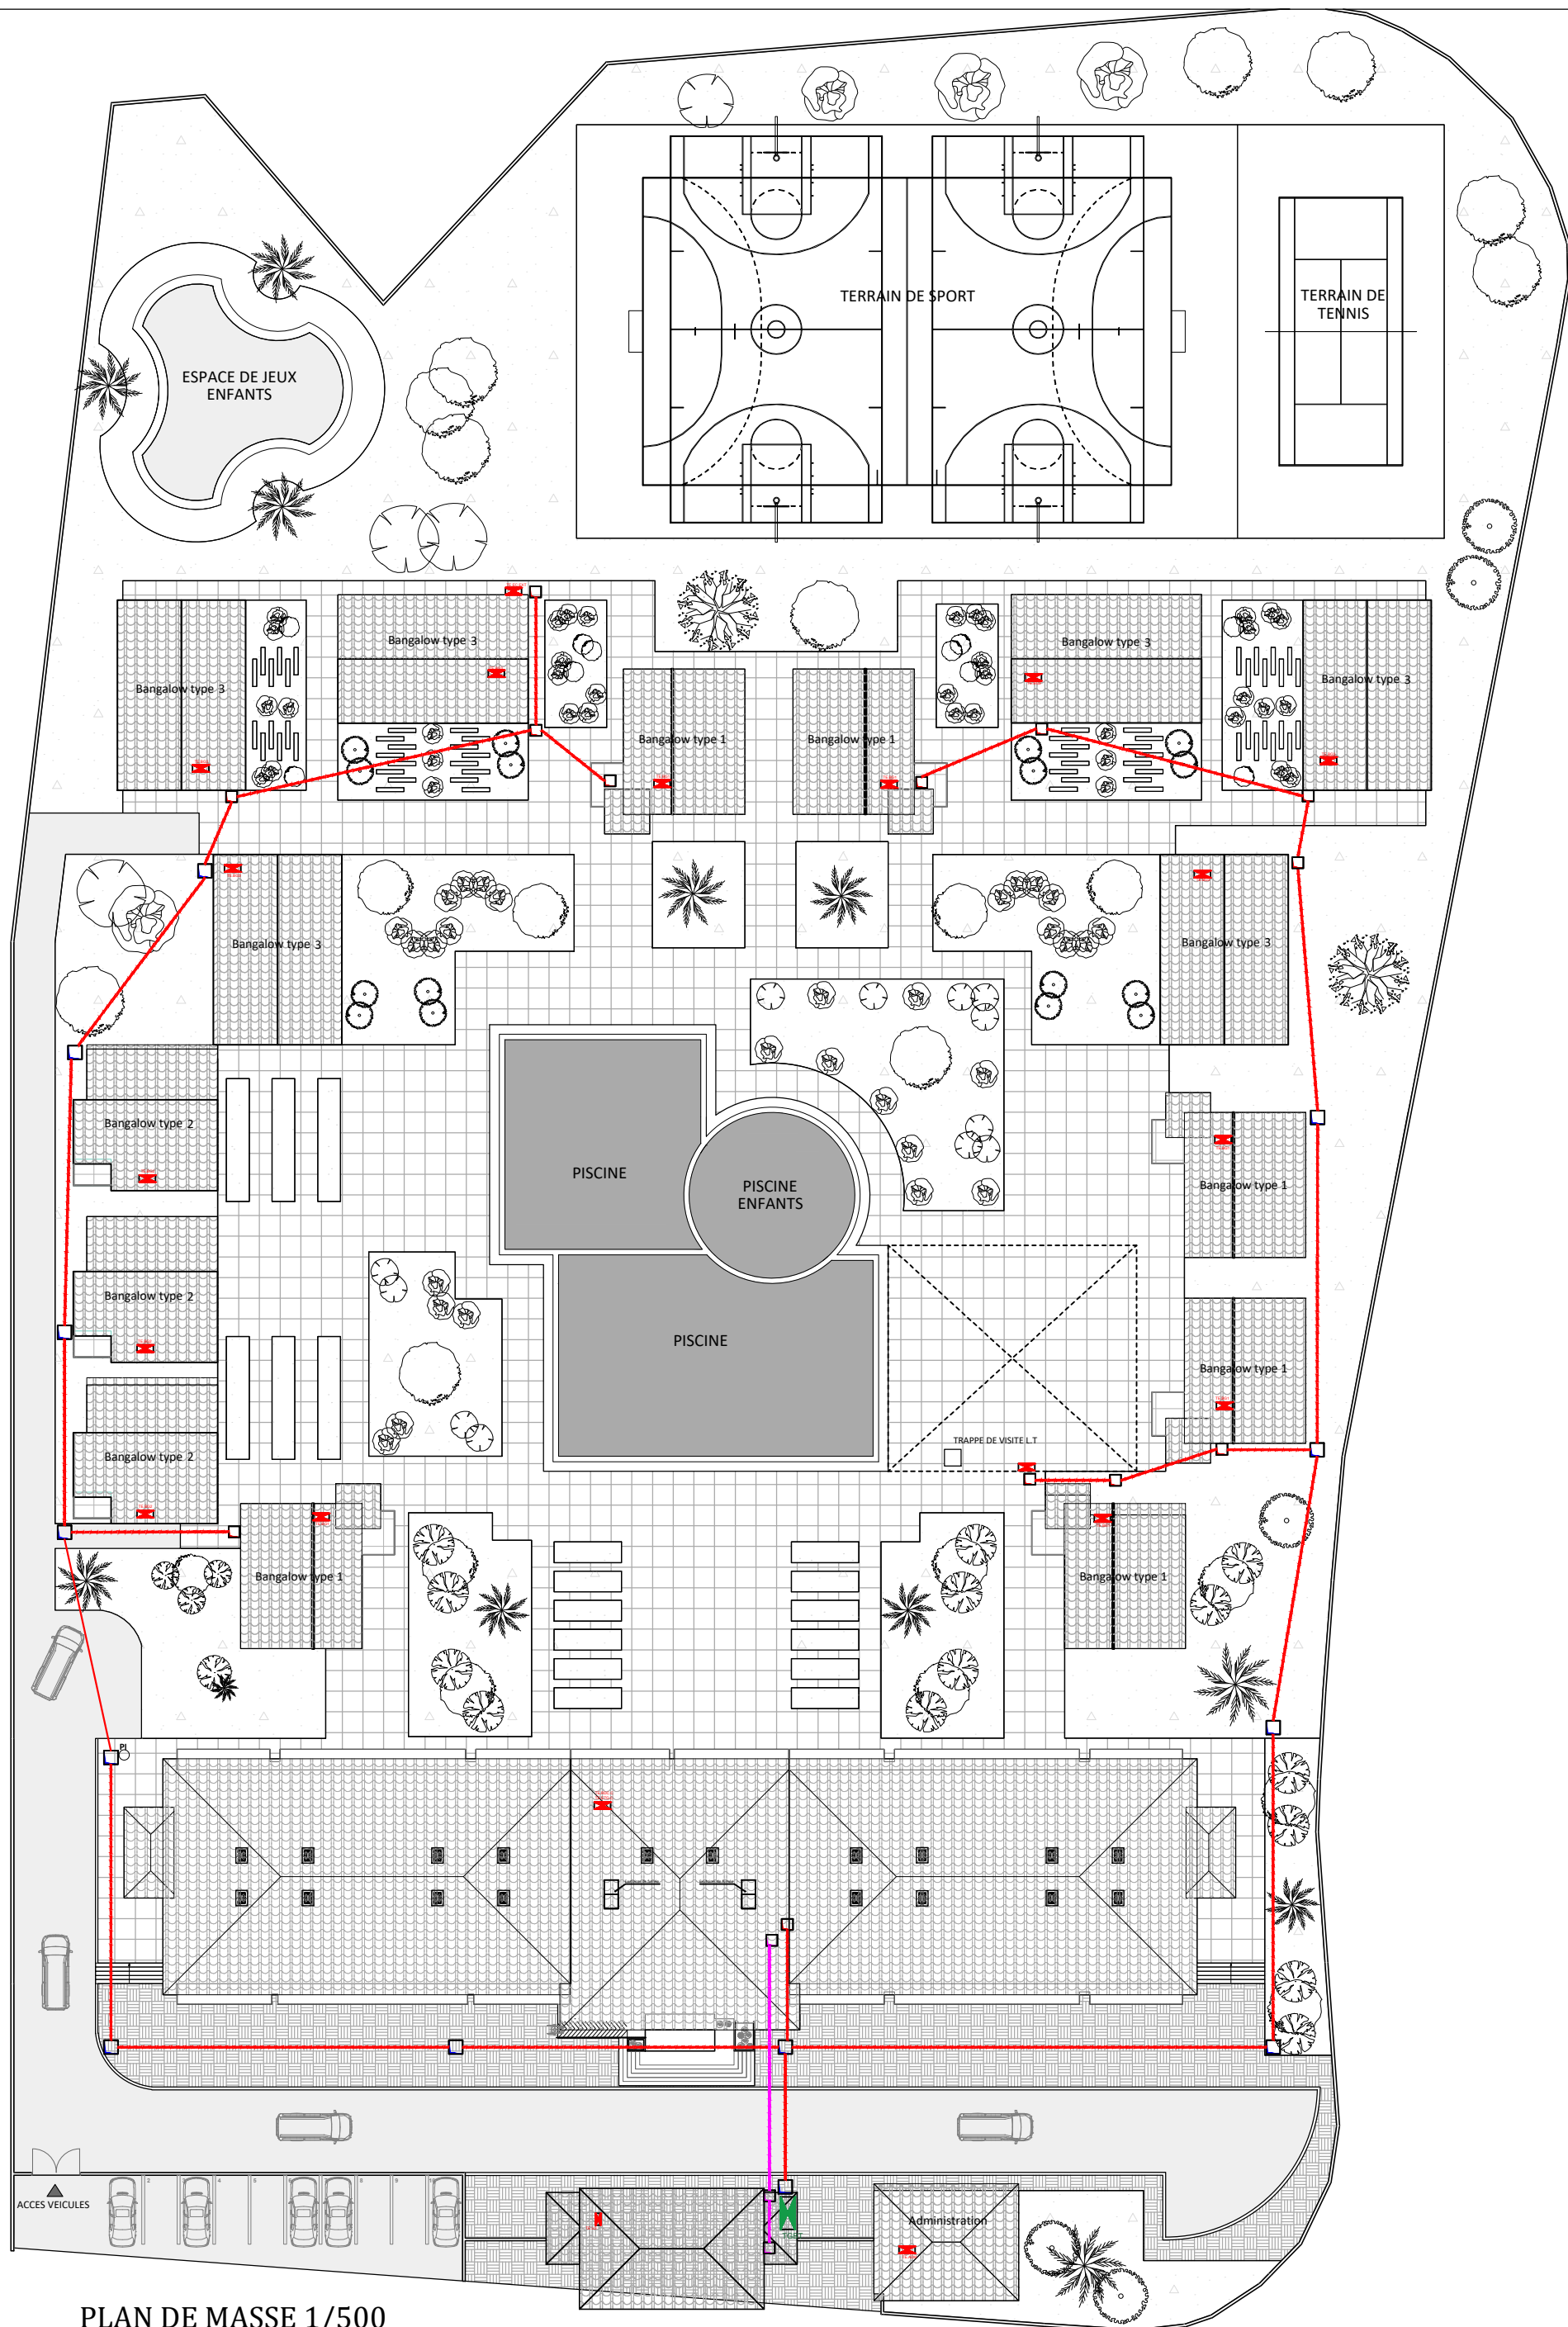

PLAN DE MASSE 1/500